


209

210

135

- EDF — Réseau d'électricité
- Eau — Réseau forage
- - - Réseau eaux pluviales
- Réseau gaz
- - - Jus de silo/digestat
- - - Recirculation digestat

Découpage parcellaire

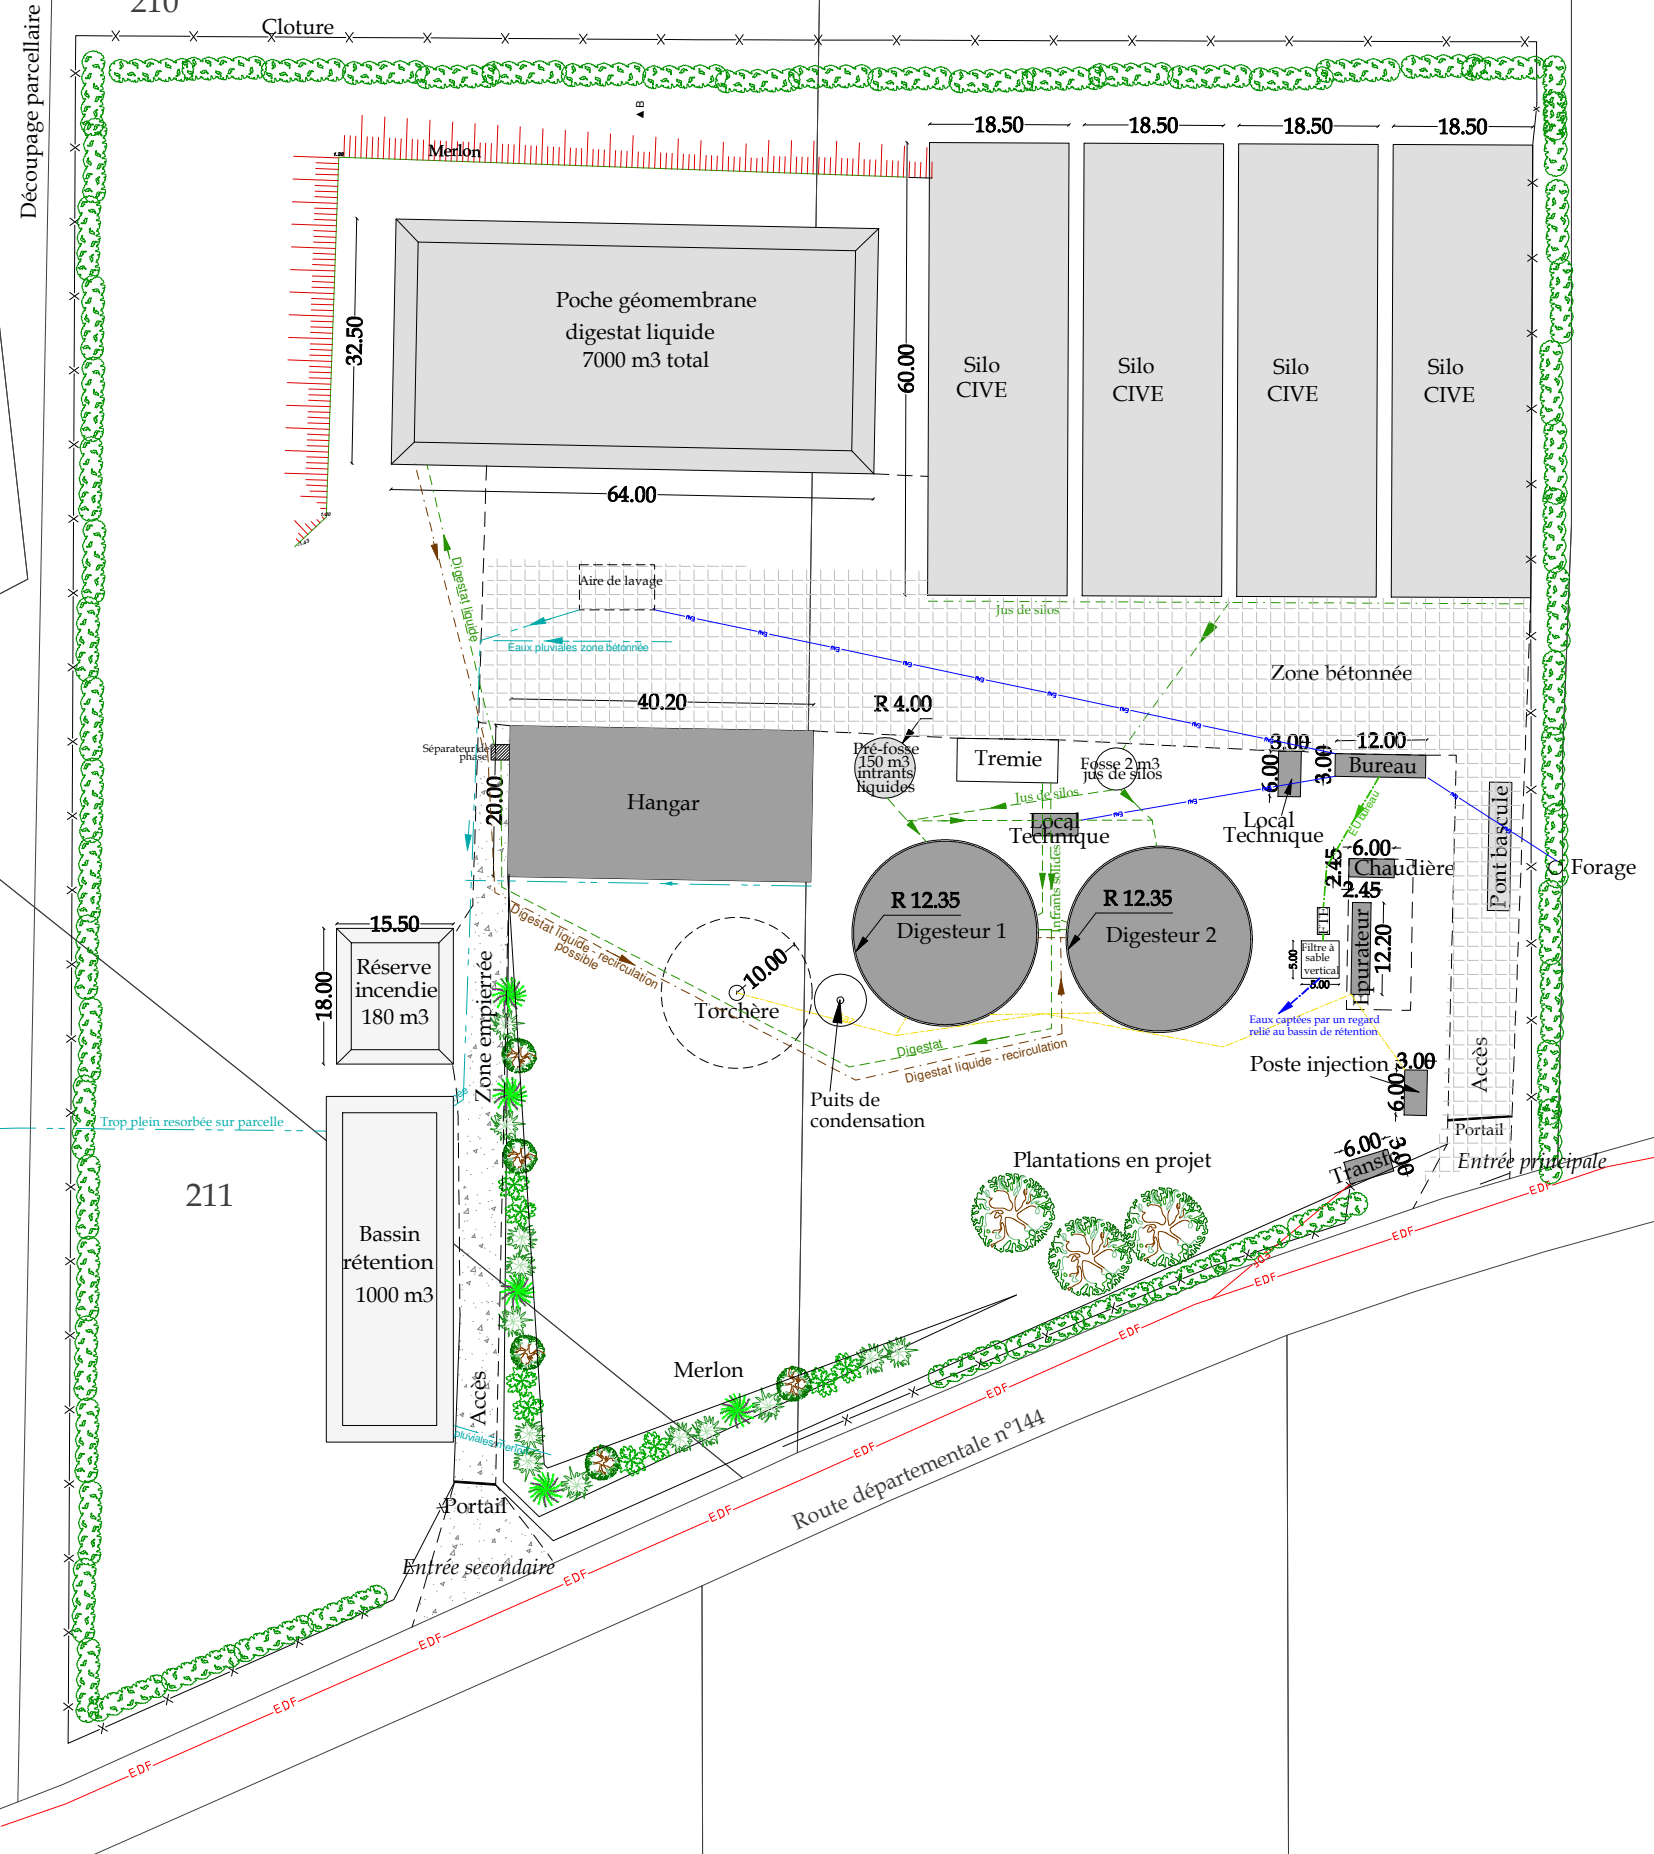

SAS METHARCENCIEL		
La Plaine du Chêne		
79 600 AIRVAULT		
Développement d'une unité de méthanisation agricole		
Dossier d'enregistrement ICPE - COMPLEMENT		
Echelle : 1/1000ème	Plan masse Réseaux	Juillet 2021
Ce plan ne peut en aucun cas être directement utilisé pour réaliser la construction, il ne constitue pas un document d'exécution.		